



PIANTA LOCALE TECNICO - P.TERRA - SCALA 1:50

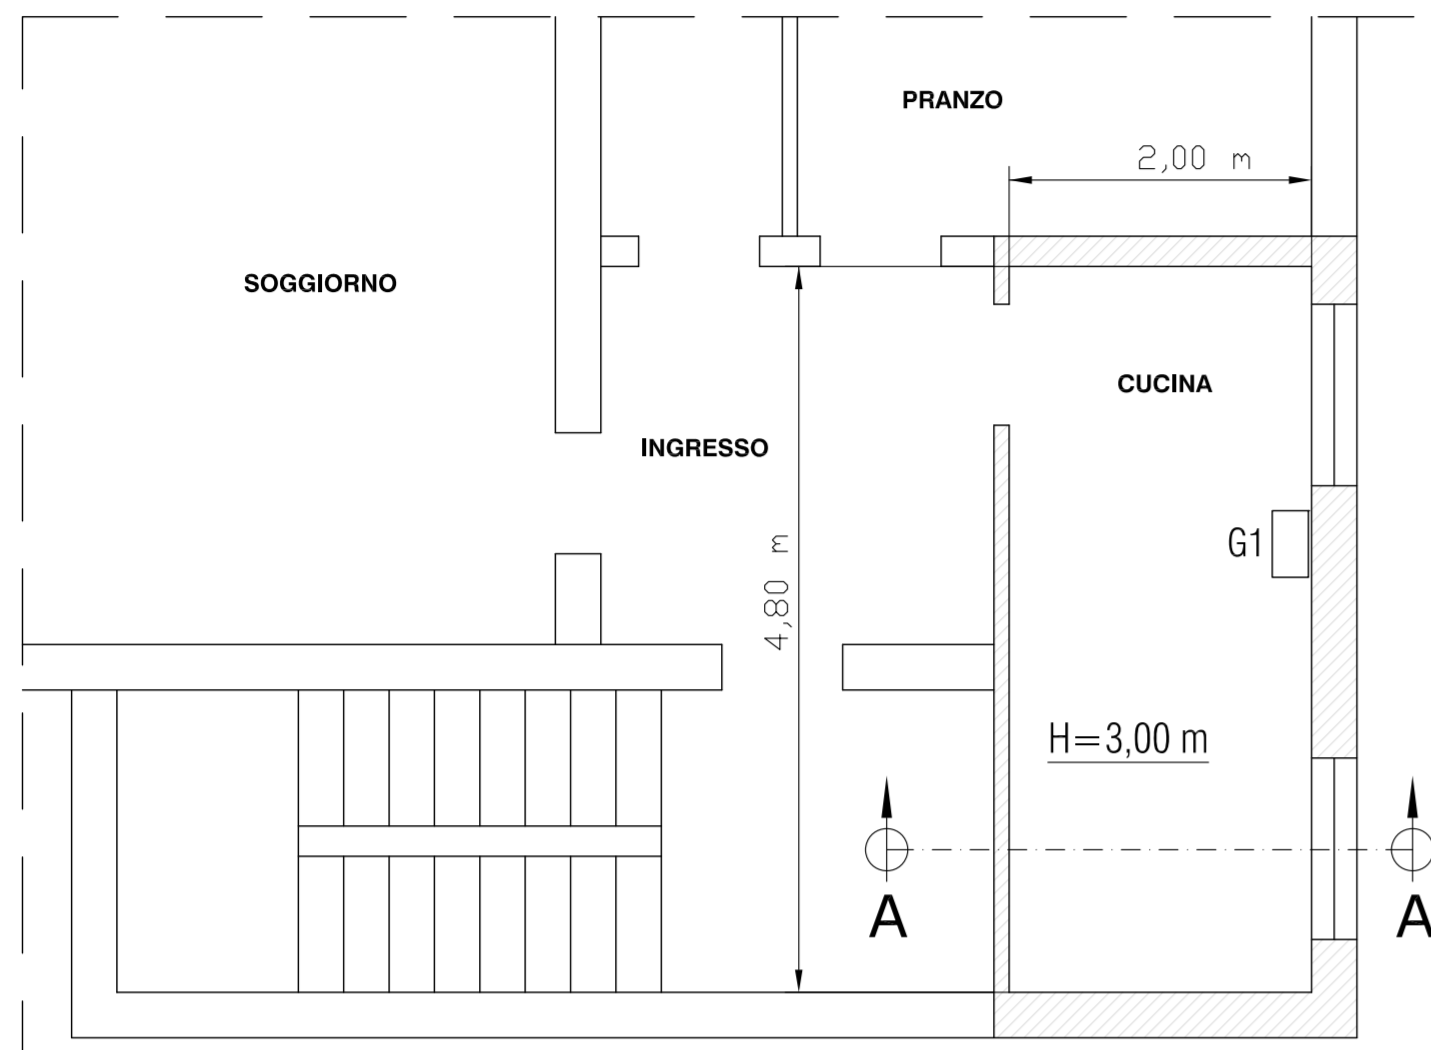

SEZIONE A-A LOCALE TECNICO - SCALA 1:50

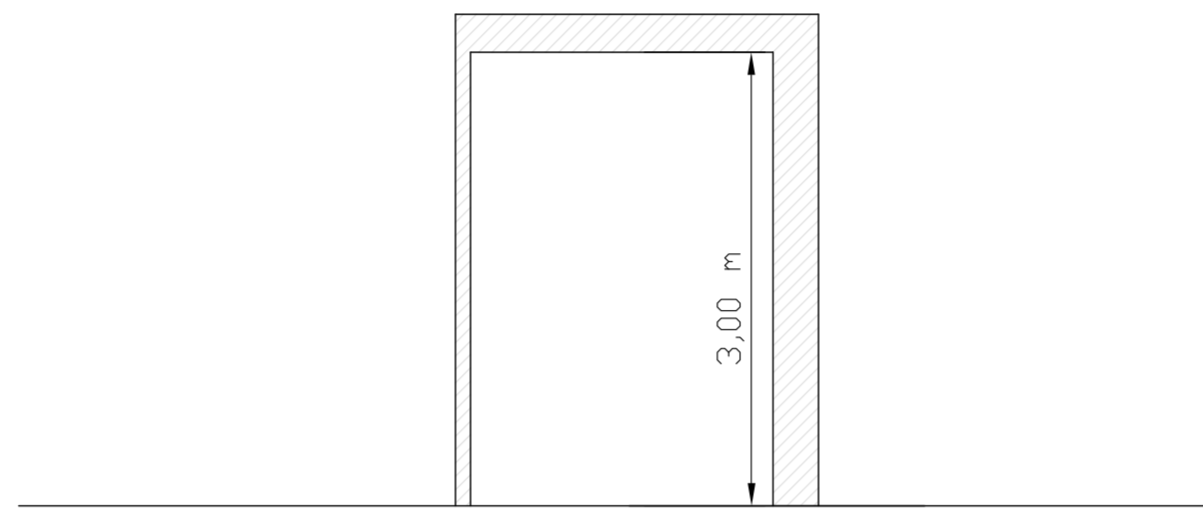

LEGENDA SIMBOLI GRAFICI

| Codice | Descrizione | Codice | Descrizione |
|--------|---|--------|--|
| | Contaltri | | Filtro acqua |
| | Valvola di sicurezza, qualificata INAIL (ex ISPESL) | | Dispositivo automatico di sfogo aria |
| | Vaso di espansione a membrana | | Collettore orizzontale (pavimento radiante) |
| | Valvola di ritegno | | Filtro gas |
| | Valvola di intercettazione | | Valvola di intercettazione combustibile |
| | Elettrovalvola di intercettazione a due vie | | Pressostato di sicurezza a riarmo manuale |
| | Elettrovalvola di miscelazione a tre vie | | Pressostato di minima a riarmo manuale |
| | Elettrocircolatore a rotore bagnato | | Termostato ad immersione/contatto |
| | Carico automatico impianto | | Termometro scala 0-0120 °C, conforme a INAIL |
| | Disconnettore idraulico | | Manometro |
| | Pozzetto di controllo INAIL (ex ISPESL) | | Manometro con riccio ammortizzatore |


STATO DI FATTO

CALDAIA G1
 - marca: IMMERGAS
 - modello: MINI EOLO
 - portata termica: 25,6 kW
 - potenza utile: 24,0 kW

TUBAZIONI

Mandata impianto ———
 Ritorno impianto ———
 Adduzione gas ———
 Acqua fredda ———
 Acqua calda ———
 Collegamenti elettrici - - - - -

STATO DI FATTO - SCHEMA IMPIANTO

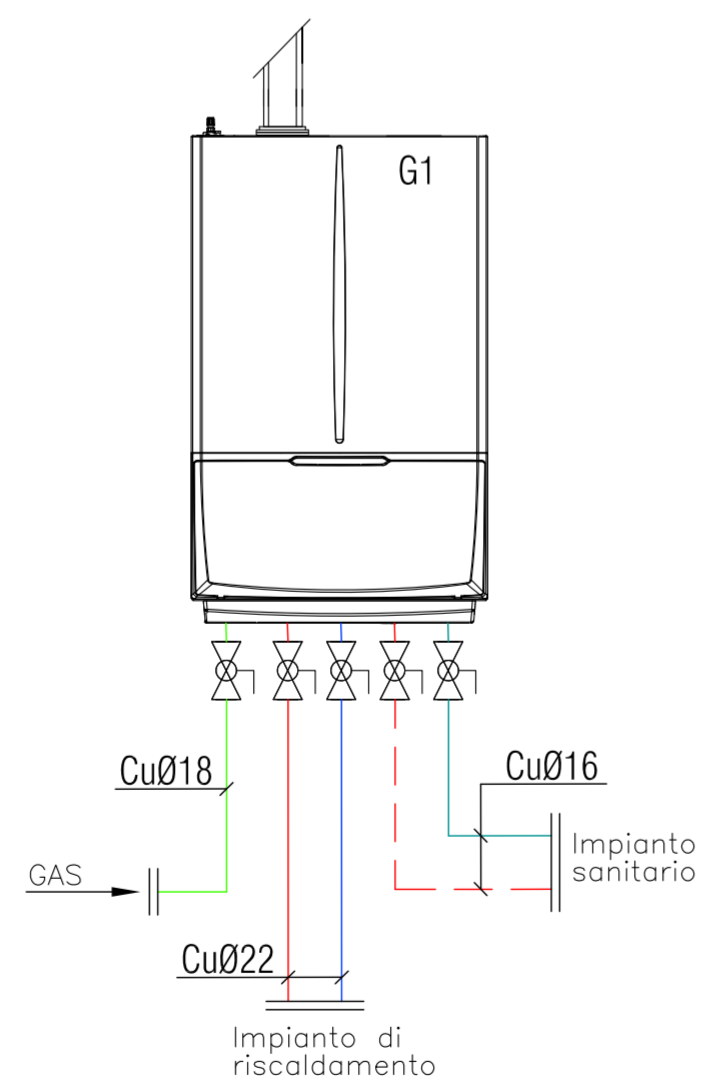

PROPOSTA DI PARTENARIATO PUBBLICO PRIVATO

Ai sensi dell'articolo 183 comma 15 D.lgs 50/2016 afferente al servizio energia termica ed elettrica e all'efficiamento energetico degli edifici del Comune di Castel San Giovanni - REV MAGGIO 2021

| | |
|----------------------|--|
| SEZIONE | 2 - PROGETTO DI FATTIBILITA' TECNICA ED ECONOMICA |
| DOCUMENTO | 2.6 - Elaborati grafici |
| EDIFICIO/IMP. | Appartamento privato/ CLIMATIZZAZIONE INVERNALE - STATO DI FATTO |
| NOME FILE | 2.6 CLI_022_SDF.dwg |

| | | | |
|---------------|---------------------|--------------|-----|
| CODICE | 2.6 CLI_022_SDF.dwg | SCALA | --- |
|---------------|---------------------|--------------|-----|

| Proponente | Progettista |
|------------|-------------|
| | |